



SITUACION

E.- : 10.000




EMPLAZAMIENTO


E.- : 2.000

FERNANDO RIOS COLLAZO	
ARQUITECTO	
ESCALA	
1: 2.000	
1: 10.000	
FECHA	
MARZO DE 2.011	
DELINTEANTE	

EXCMO. AYUNTAMIENTO DE SANLUCAR DE BARRAMEDA	
ADECUACION DE LOCAL PARA BAR - CAFETERIA (BAR EL CANAL)	
SITUACION: AVDA. DE HUELVA	
PLANO DE:	
SITUACION Y EMPLAZAMIENTO	

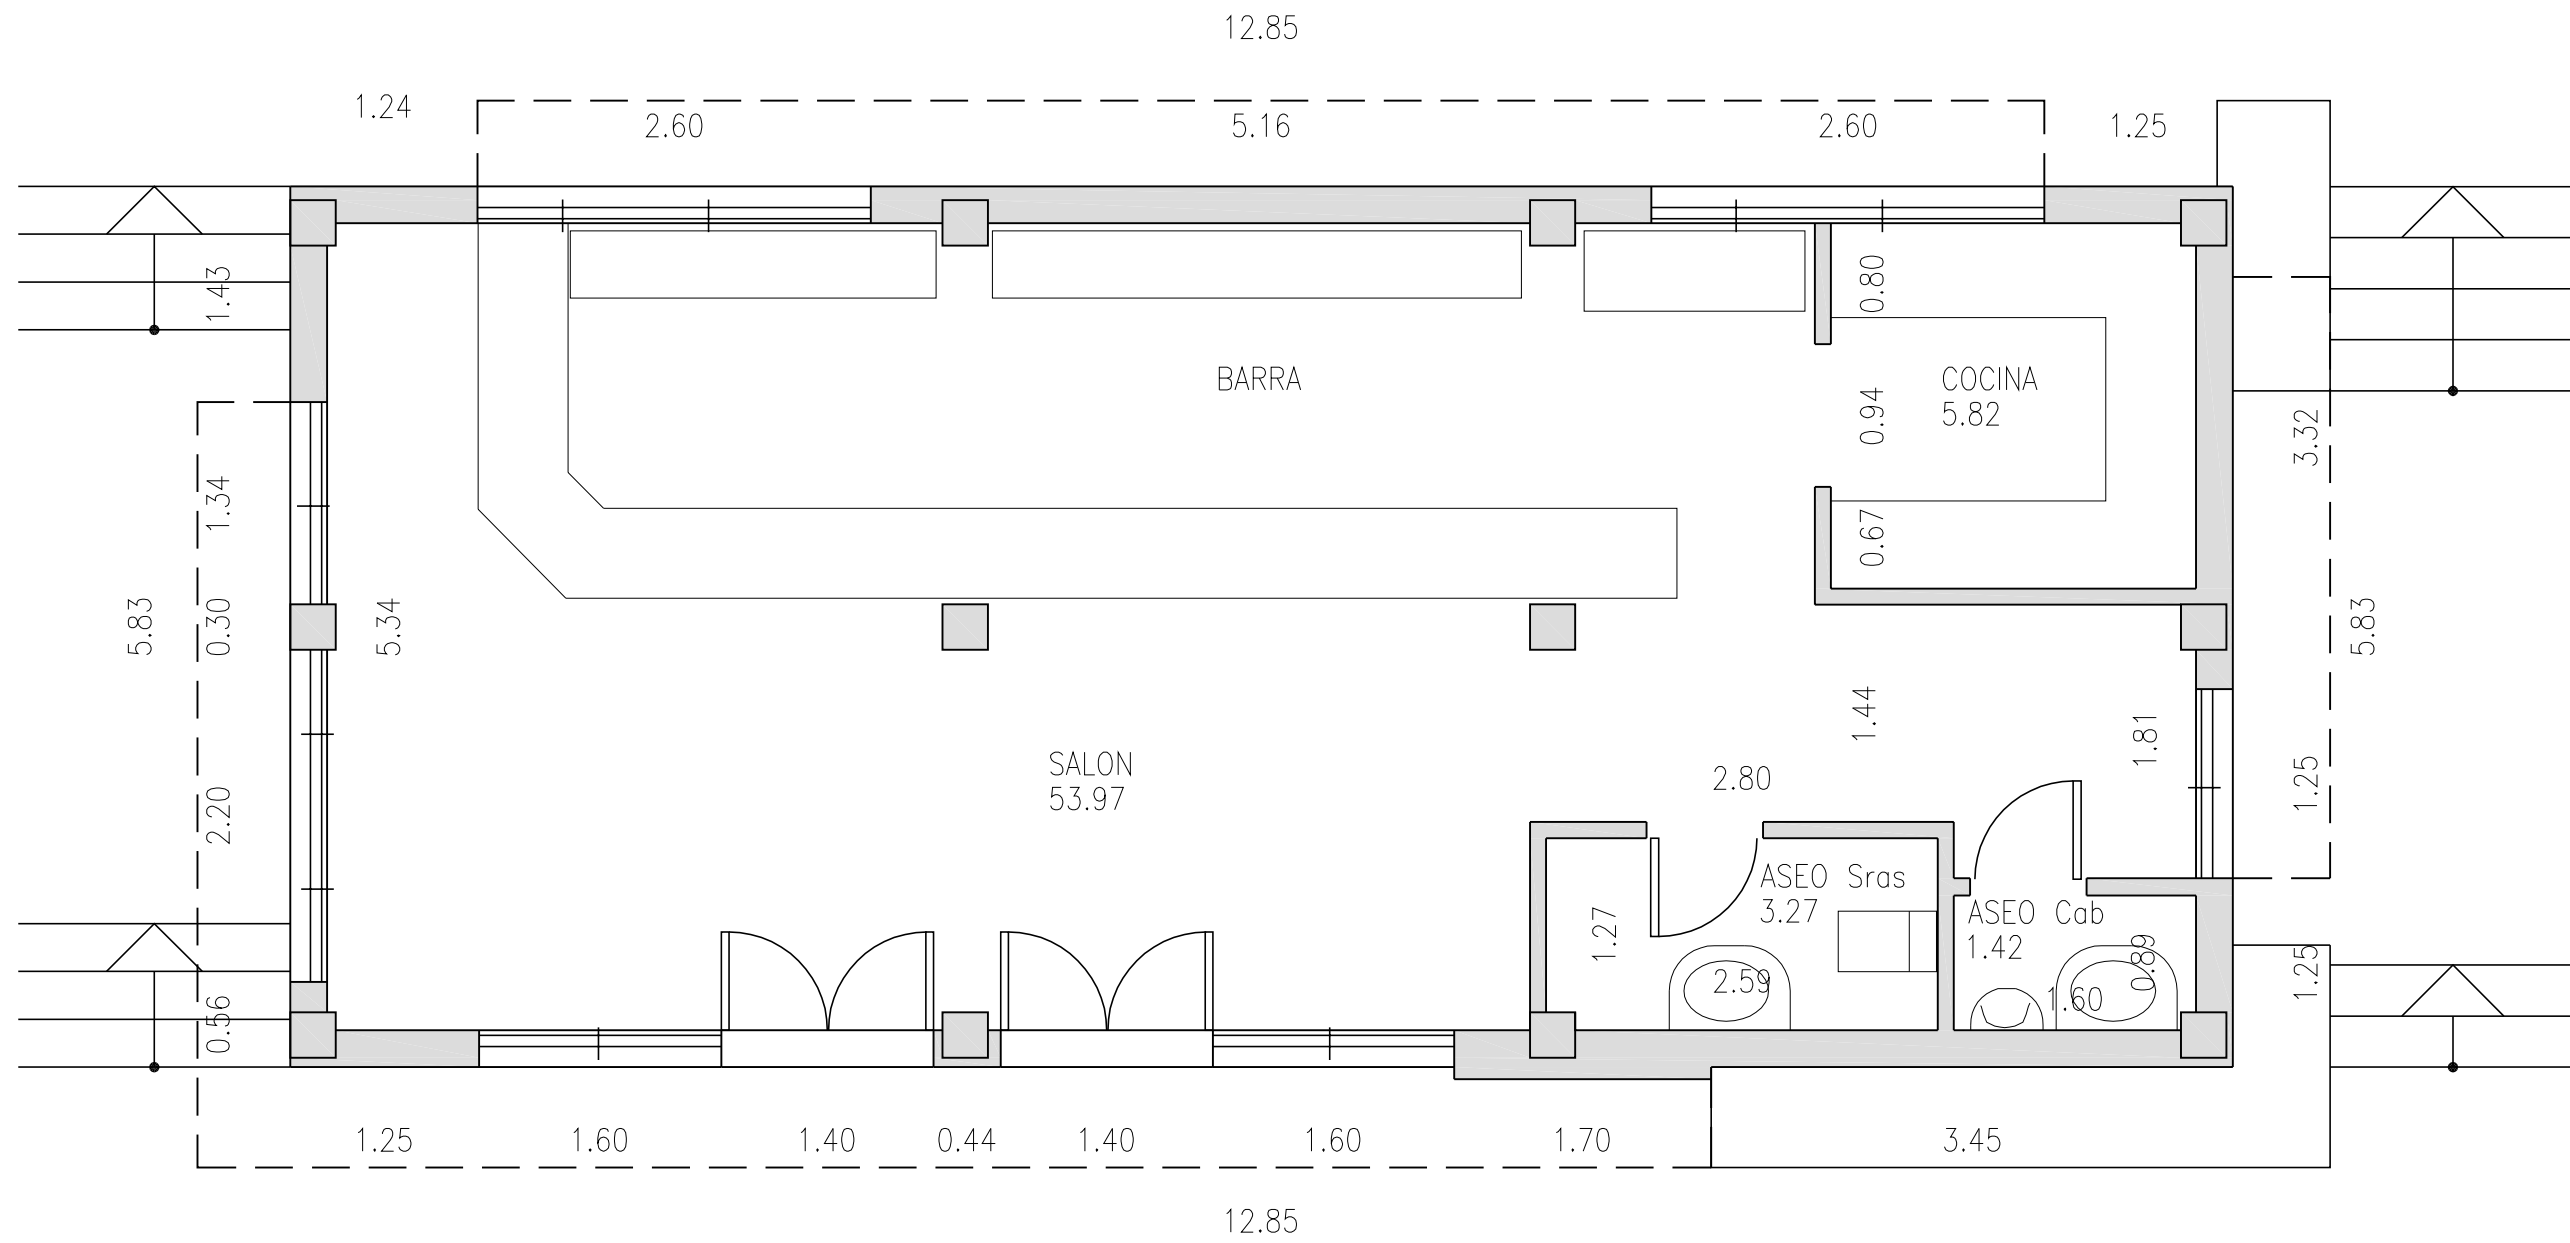

ESTADO ACTUAL

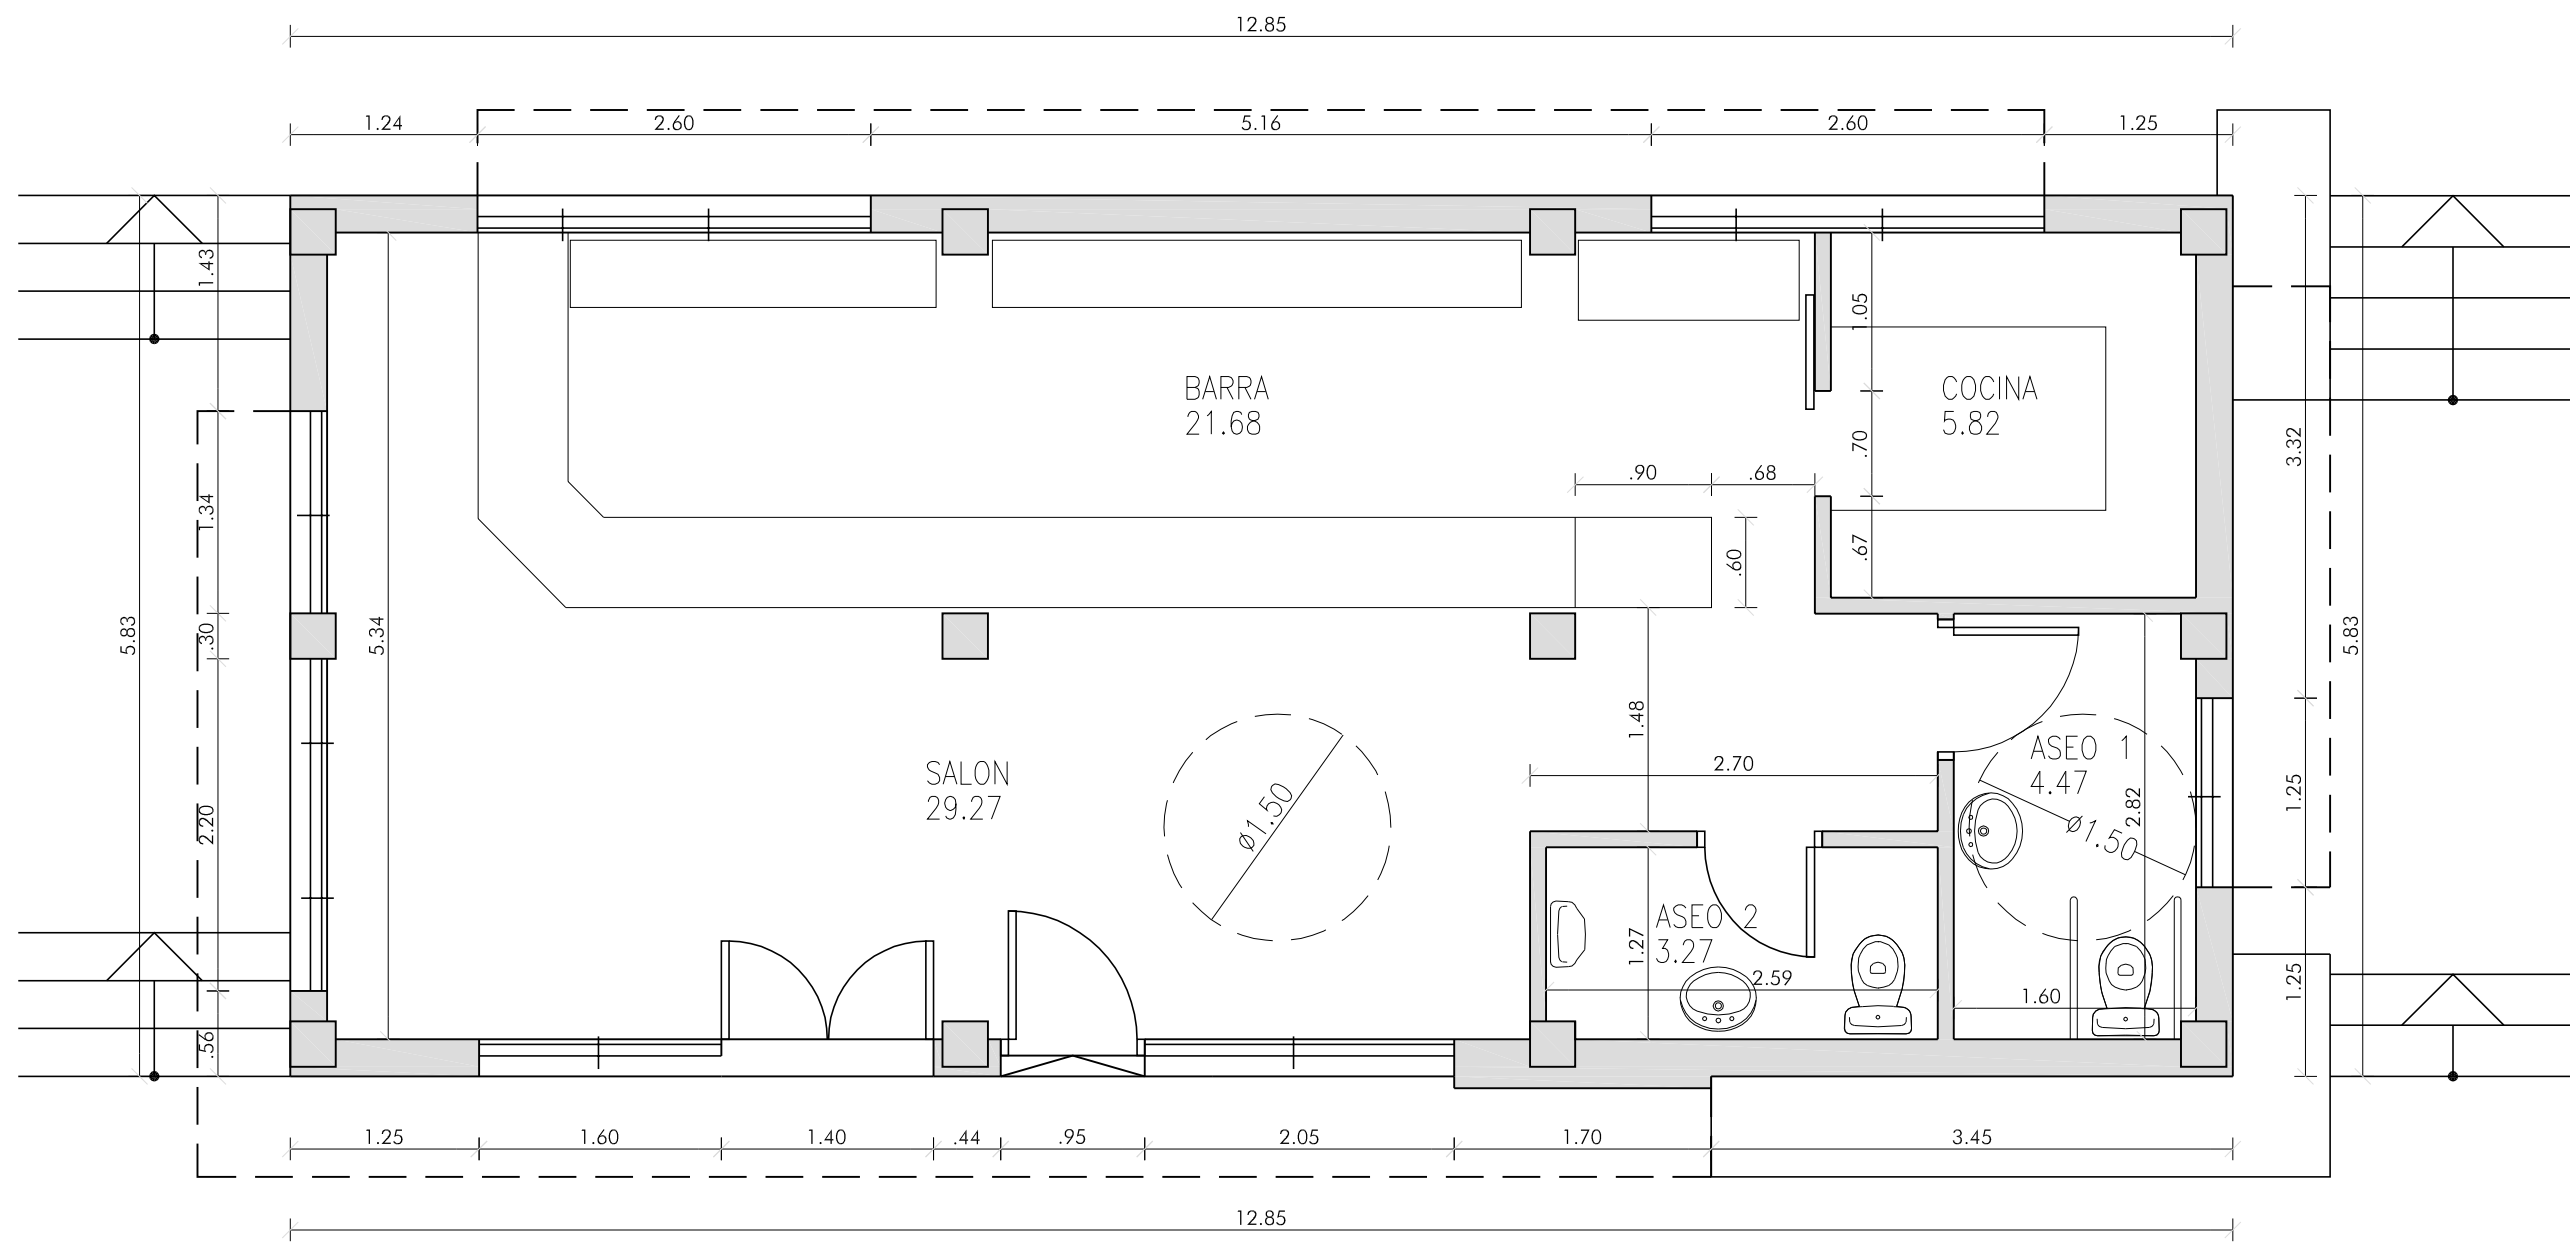

ESTADO REFORMADO : DISTRIBUCIÓN


CUADRO DE SUPERFICIES ESTADO ACTUAL

SUPERFICIE UTIL TOTAL	64.48 M2
SUPERFICIE CONSTRUIDA TOTAL	74.87 M2


CUADRO DE SUPERFICIES ESTADO REFORMADO

SUPERFICIE UTIL TOTAL	64.51 M2
SUPERFICIE CONSTRUIDA TOTAL	74.87 M2


FERNANDO RIOS COLLAZO	EXCMO. AYUNTAMIENTO DE SANLUCAR DE BARRAMEDA	
ARQUITECTO	ADECUACION DE LOCAL PARA BAR - CAFETERIA (BAR EL CANAL)	
ESCALA 1 : 50	SITUACION: AVDA. DE HUELVA	GERENCIA MUNICIPAL DE URBANISMO
FECHA MARZO DE 2.011	PLANO DE:	02
DELINEANTE	PLANTAS ACTUAL Y REFORMADA	

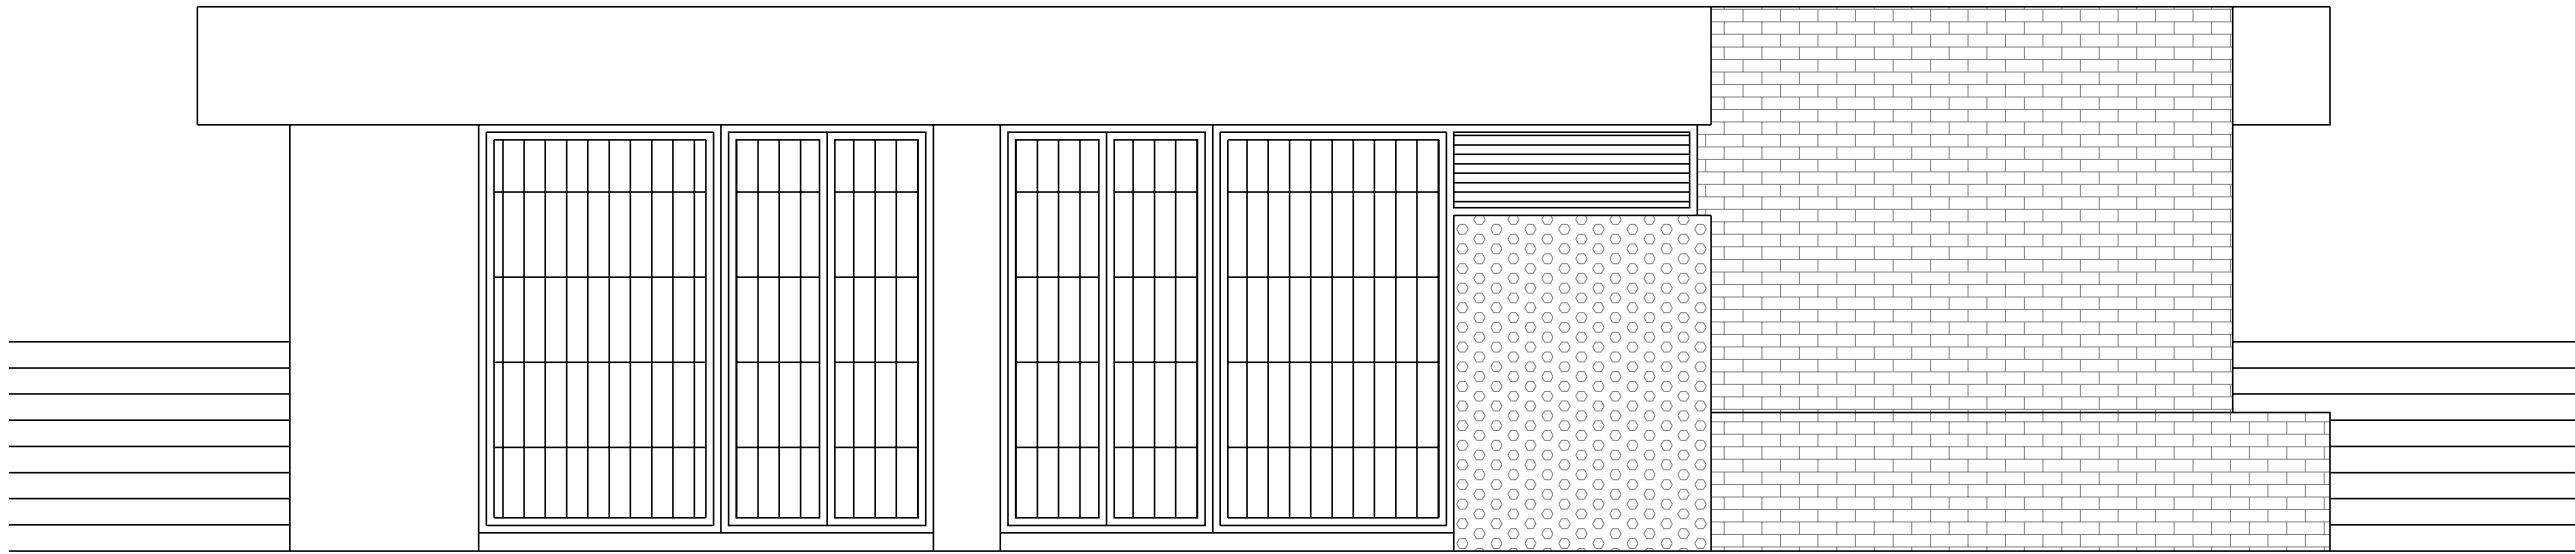


ALZADO OESTE

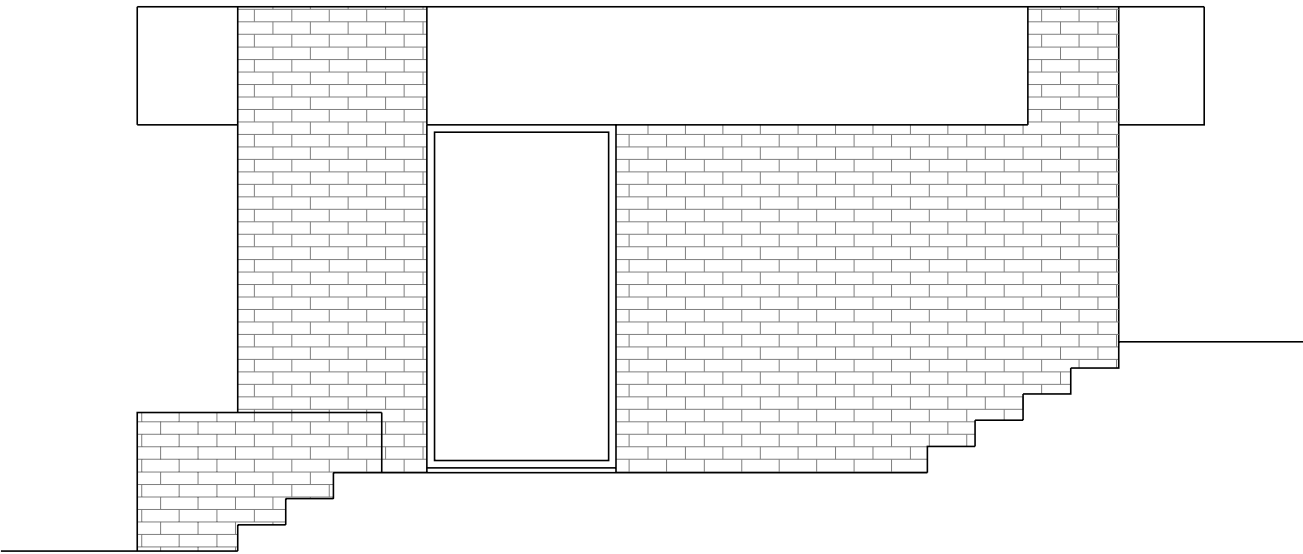


ALZADO SUR

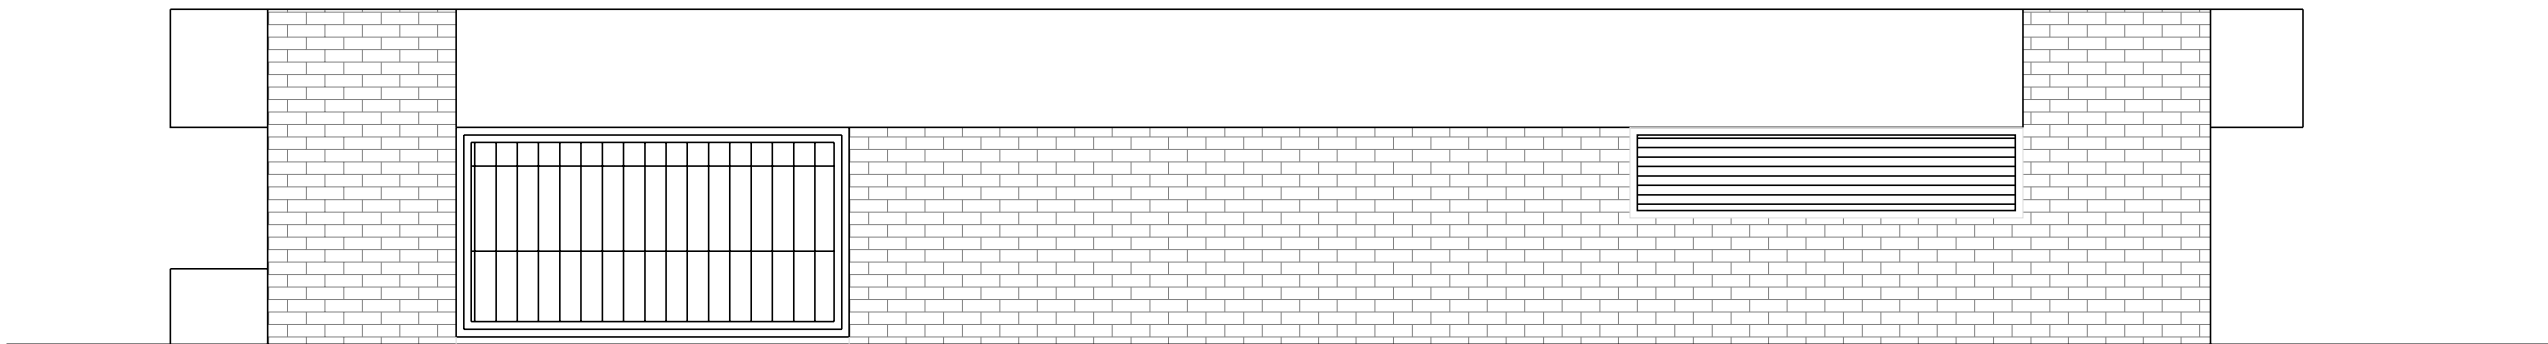


ALZADO ESTE

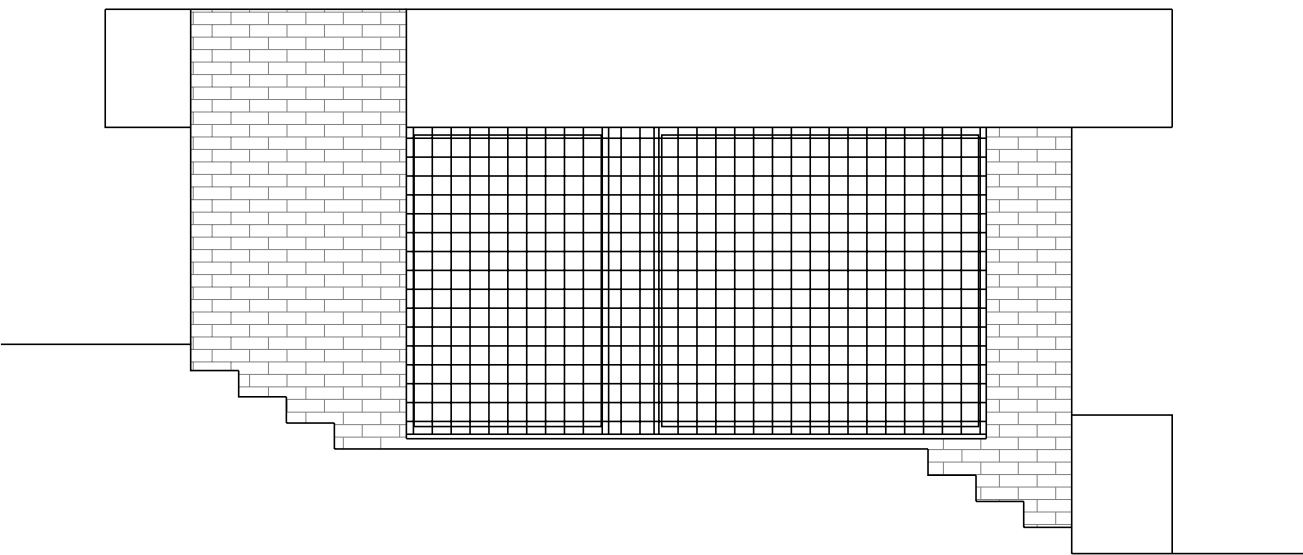


ALZADO NORTE

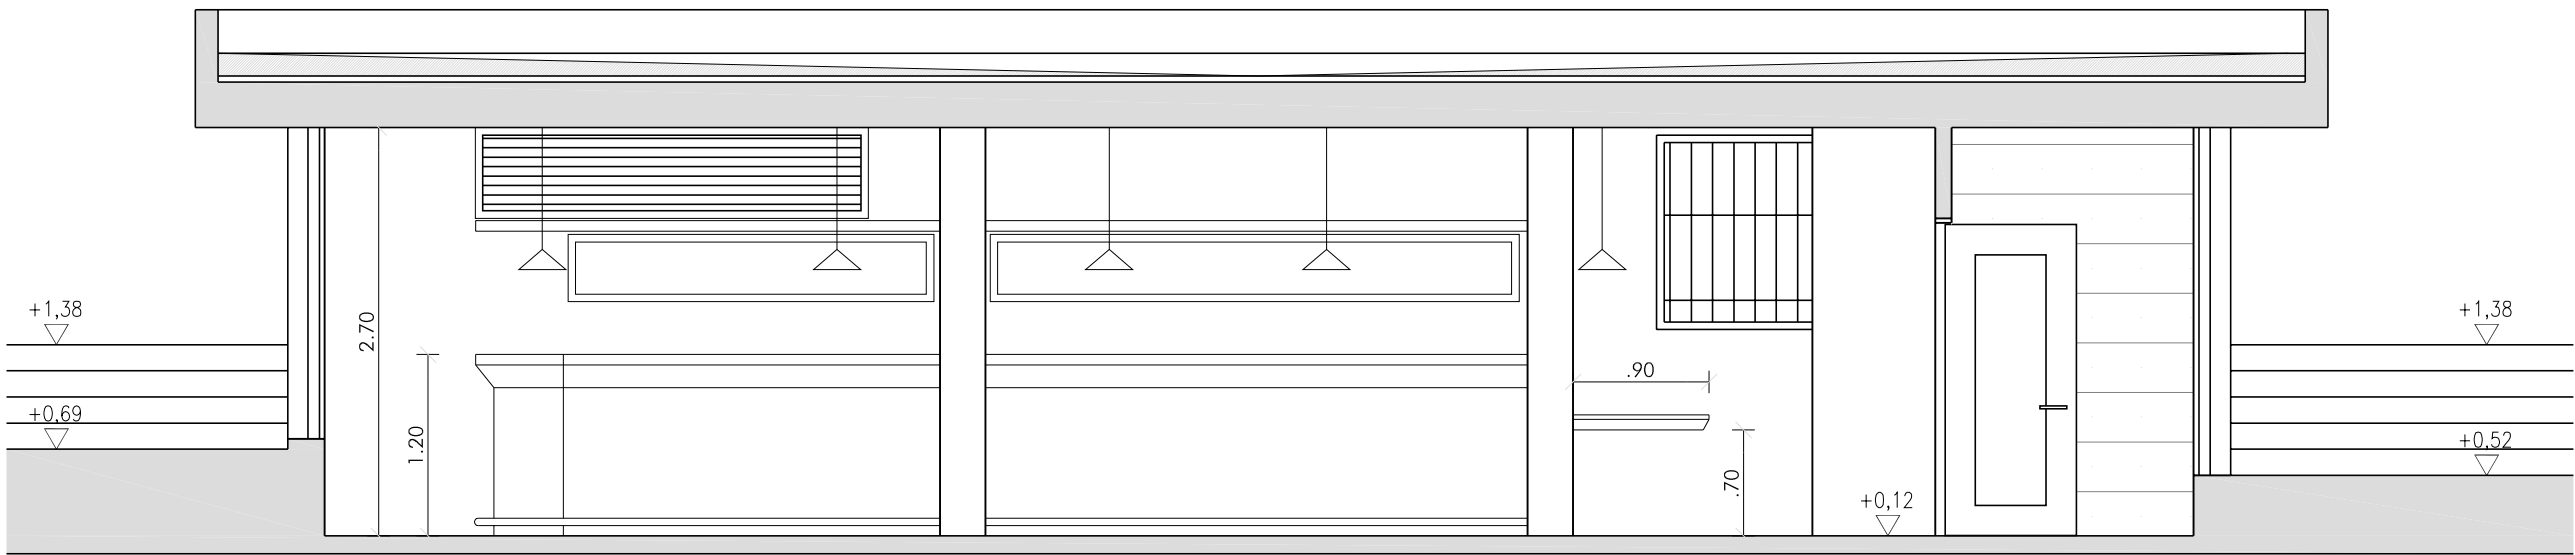


SECCIÓN A - A

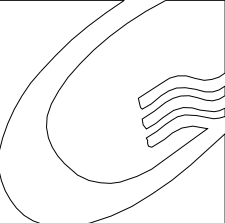FERNANDO RIOS COLLAZO	 EXCMO. AYUNTAMIENTO DE SANLUCAR DE BARRAMEDA	
ARQUITECTO	ADECUACION DE LOCAL PARA BAR - CAFETERIA (BAR EL CANAL)	
ESCALA	SITUACION: AVDA. DE HUELVA	
1 : 50	PLANO DE:	
FECHA MARZO DE 2.011	ALZADOS Y SECCION A - A	
DELINEANTE		
03		

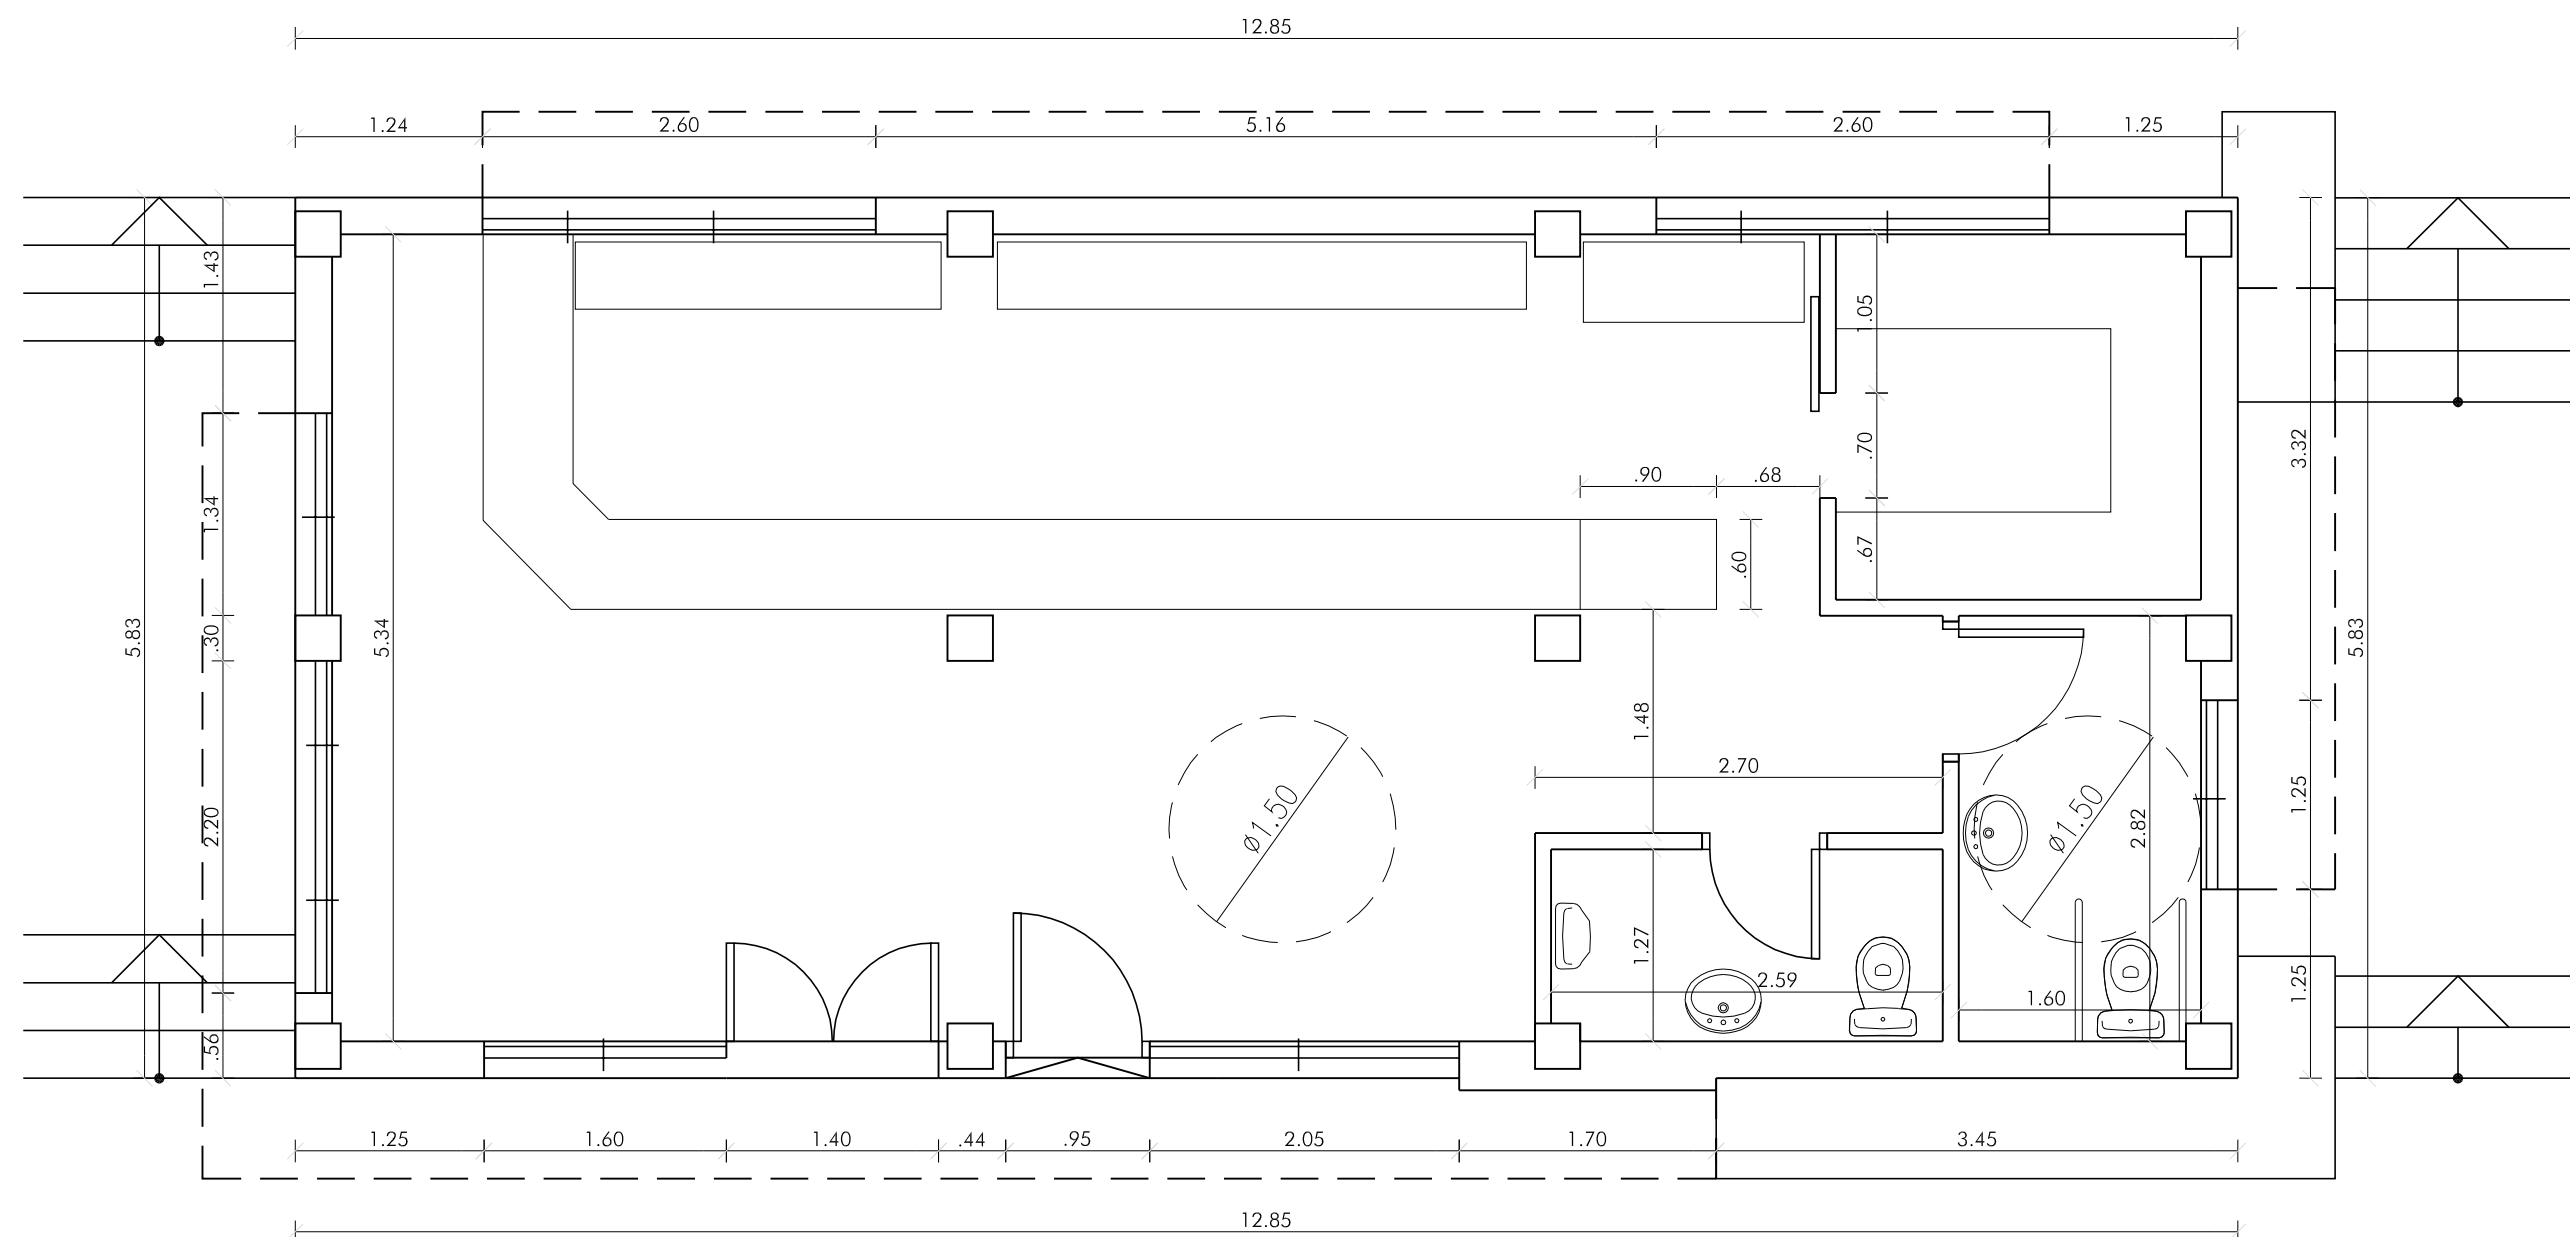

ESTADO REFORMADO : COTAS

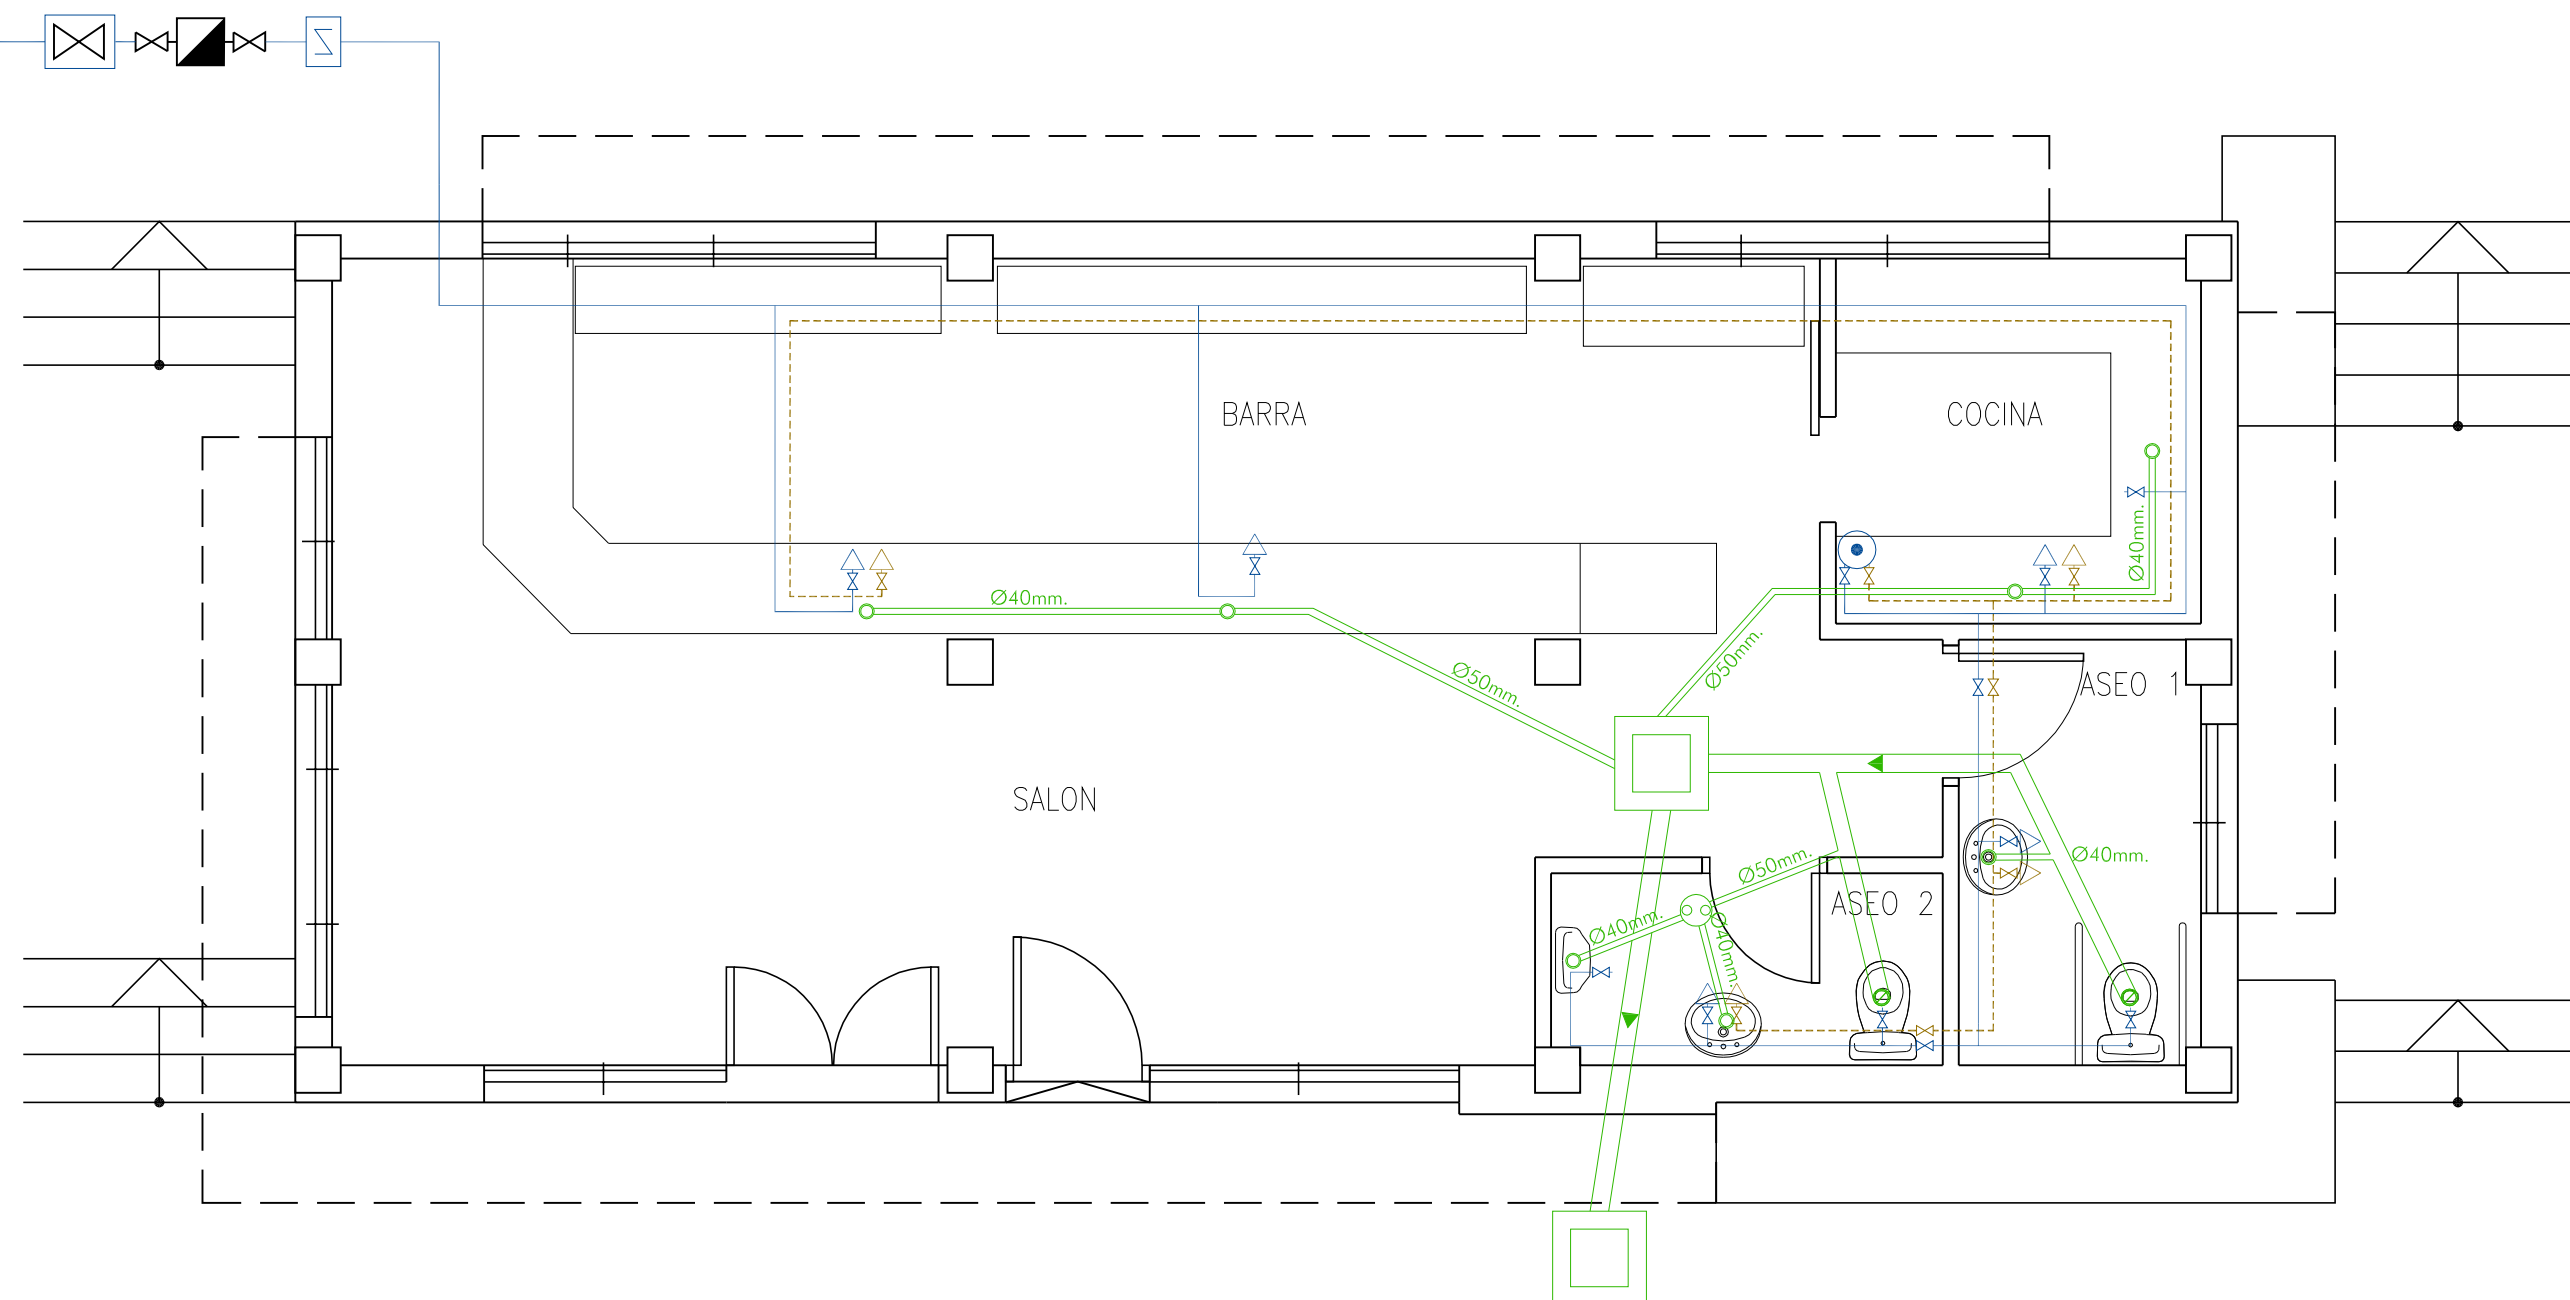


ESTADO REFORMADO : FONTANERIA Y SANEAMIENTO

SIMBOLOGIA

- | | |
|---|----------------------------|
|  | RED DE AGUA FRIA |
|  | RED DE AGUA CALIENTE |
|  | CONTADOR |
|  | LLAVE DE CORTE RED PUBLICA |
|  | TOMA DE AGUA FRIA |
|  | TOMA DE AGUA CALIENTE |
|  | LLAVE DE PASO |
|  | BOTE SIFONICO |
|  | CALENTADOR |
|  | TUBERIA DE SANEAMIENTO |
|  | BAJANTE |


FERNANDO RIOS COLLAZO	EXCMO. AYUNTAMIENTO DE SANLUCAR DE BARRAMEDA	
	ADECUACION DE LOCAL PARA BAR - CAFETERIA (BAR EL CANAL)	
ARQUITECTO	SITUACION: AVDA. DE HUELVA	GERENCIA MUNICIPAL DE URBANISMO
ESCALA	PLANO DE:	
1 : 50	COTAS, FONTANERIA Y SANEAMIENTO	
FECHA		04
MARZO DE 2.011		
DELINEANTE		

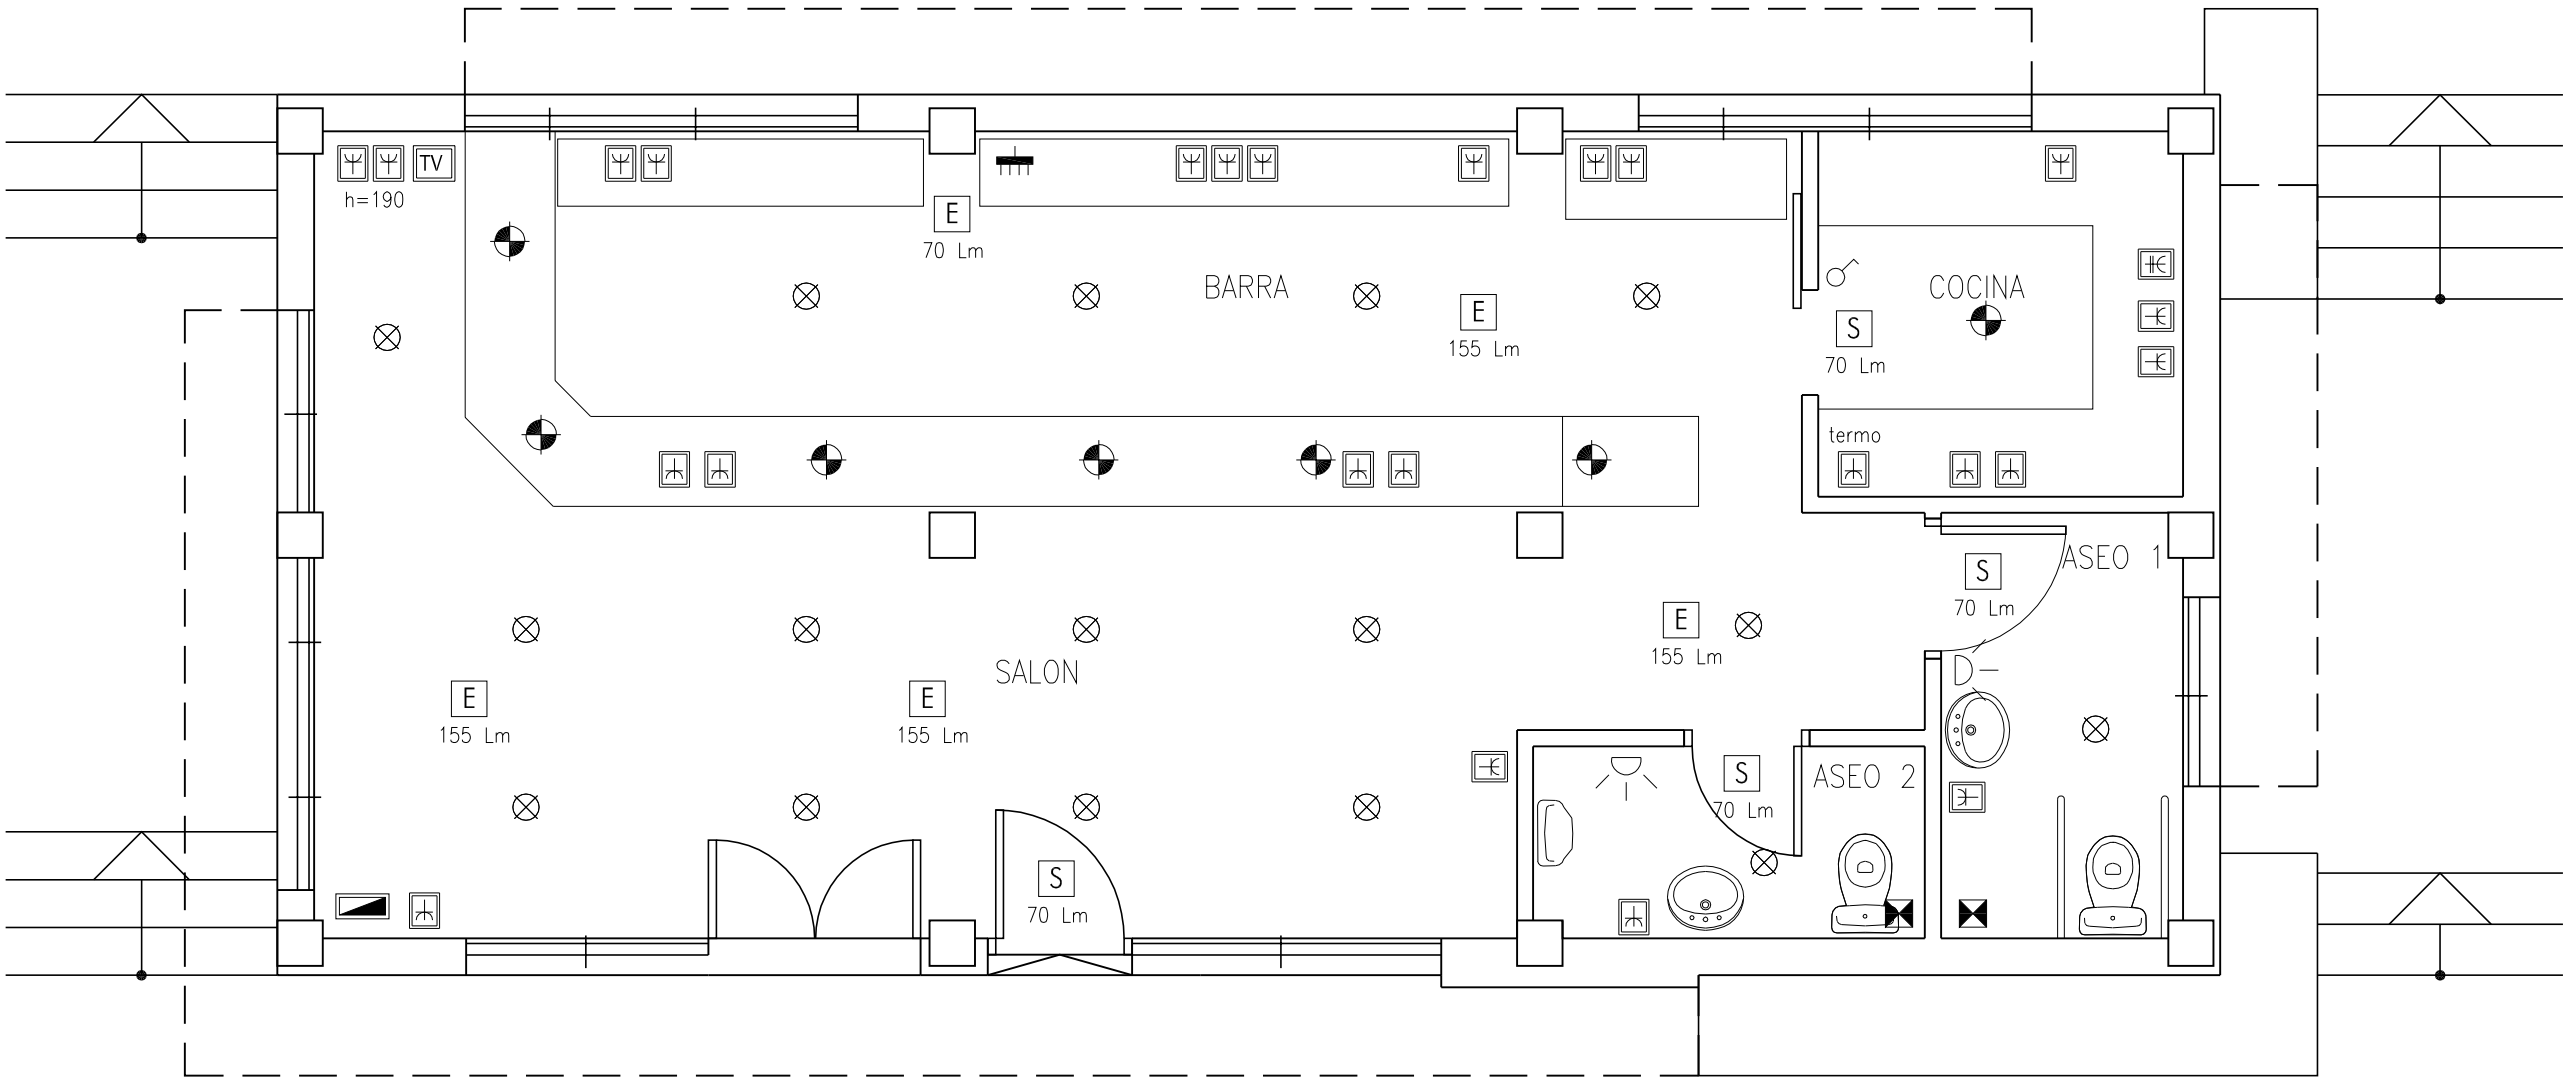

ESTADO REFORMADO : ALUMBRADO, FUERZA Y EMERGENCIA

LEYENDA DE ELECTRICIDAD		
SÍMBOLO	DENOMINACION	OBSERVACIONES
	CAJA GENERAL DE PROTECCION	SE INSTALARA EN EL PORTAL O EN LA FACHADA DEL EDIFICIO
	CUADRO PROTECCION DE LINEA FUERZA MOTRIZ	SE SITUARAN EN LUGAR PROTEGIDO, DE ACCESO FACIL Y CONTROLADO.
	CUADRO GRAL. DE MANDO Y PROTEC. ALUMBRADO	INSTALADO A UNA DISTANCIA AL PAVIMENTO 1.30 m.
	CUADRO GENERAL DE DISTRIBUCION	CONSTITUIDO POR UN INTERRUPTOR DIFERENCIAL Y MAGNETOTERMICOS EN Nº IGUAL AL DE CIRCUITOS
	EXTRACTOR	
	CUADRO GENERAL DE MANDO Y PROTECCION	
	TOMA DE TELEVISIÓN/RADIO	
	BASE DE ENCHUFE 10 A	COTA AL SUELO DE 0.70 m.
	BASE DE ENCHUFE 16 A	COTA AL SUELO DE 0.70 m.
	BASE DE ENCHUFE 25 A	COTA AL SUELO DE 0.70 m.

LEYENDA DE ALUMBRADO		
SÍMBOLO	DENOMINACION	OBSERVACIONES
	LUMINARIA DOWNLIGHT 1X18W	TIPO PHILIPS FUGATO FULL METAL
	LUMINARIA DOWNLIGHT 2X18W	TIPO PHILIPS TRILOGY
	PUNTO DE LUZ FLUORESCENTE ESTANCO EMPOTRADO TECHO EXT	1X18W EMPOTRADO EN LOSA DE HORMIGÓN
	PUNTO DE LUZ EN PARED (60 w)	APLIQUE: SG MEDICIONES
	PUNTO DE LUZ HALOGENO EN TECHO	COLGADO DE CERCHA
MECANISMOS		
	INTERRUPTOR UNIPOLAR	COTA AL SUELO DE 1.10 m.
	INTERRUPTOR UNIPOLAR DE MOVIMIENTO	COTA AL TECHO DE 0.20 m.
	ALUMBRADO DE EMERGENCIA	
	ALUMBRADO DE SEÑALIZACION	

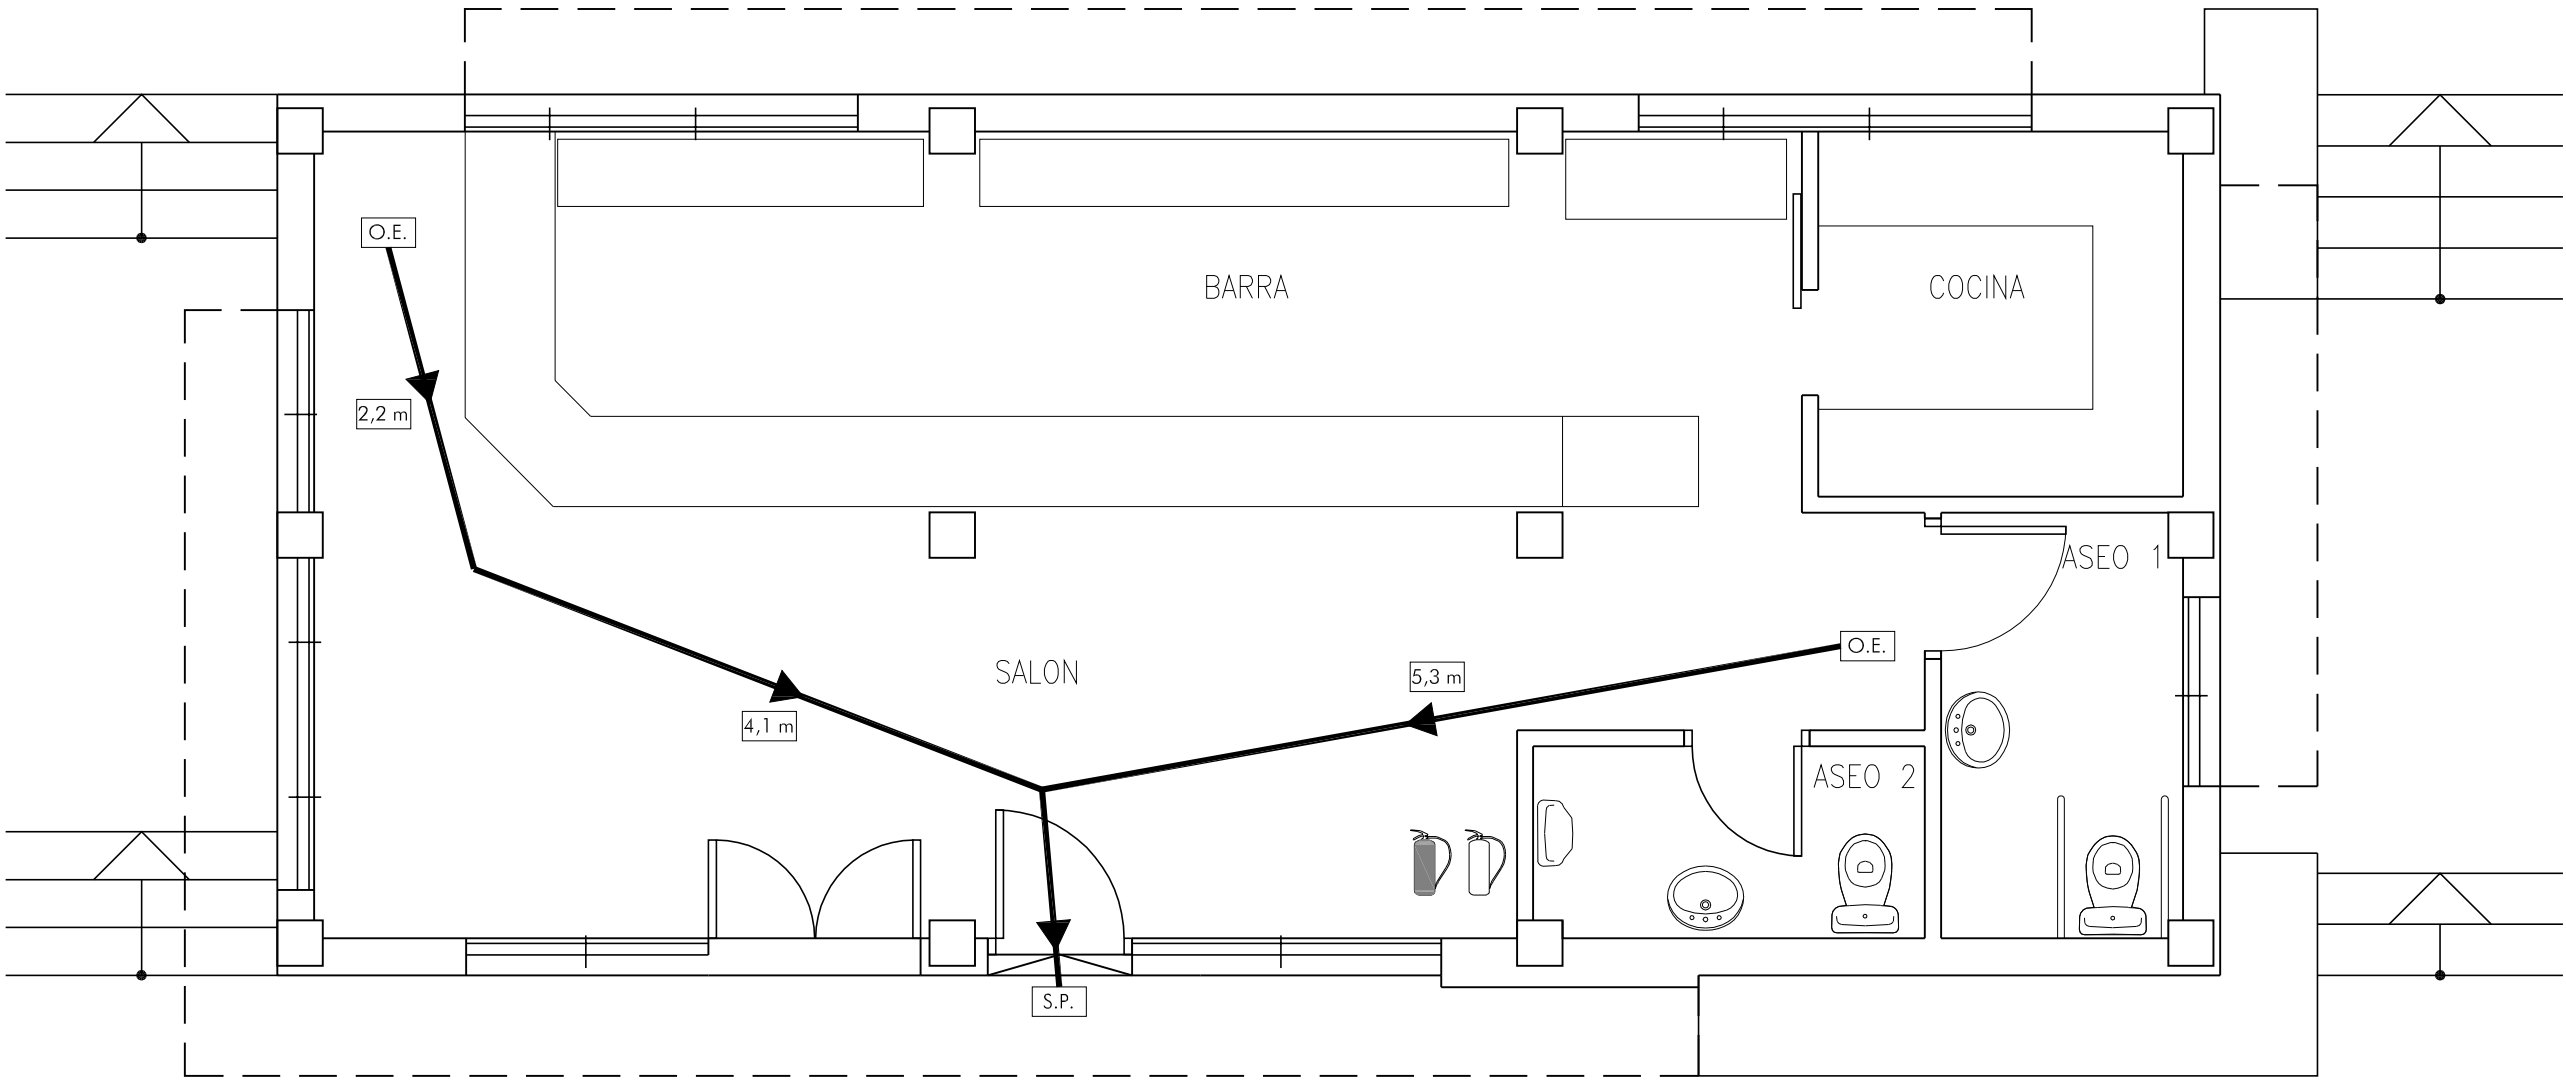

ESTADO REFORMADO : EVACUACION Y CONTRAINCENDIOS

LEYENDA DE EVACUACION	
	Origen de Evacuación
	Recorrido de Evacuación
	Salida de Planta
	Longitud del recorrido

FERNANDO RIOS COLLAZO

ARQUITECTO

ESCALA

1 : 50

FECHA

MARZO DE 2.011

DELINEANTE

EXCMO. AYUNTAMIENTO DE SANLUCAR DE BARRAMEDA

ADECUACION DE LOCAL PARA
BAR - CAFETERIA (BAR EL CANAL)

SITUACION: AVDA. DE HUELVA


PLANO DE:

ALUMBRADO, FUERZA, EMERGENCIA,
EVACUACION Y CONTRAINCENDIOS

GERENCIA MUNICIPAL DE
URBANISMO

05

CGBT

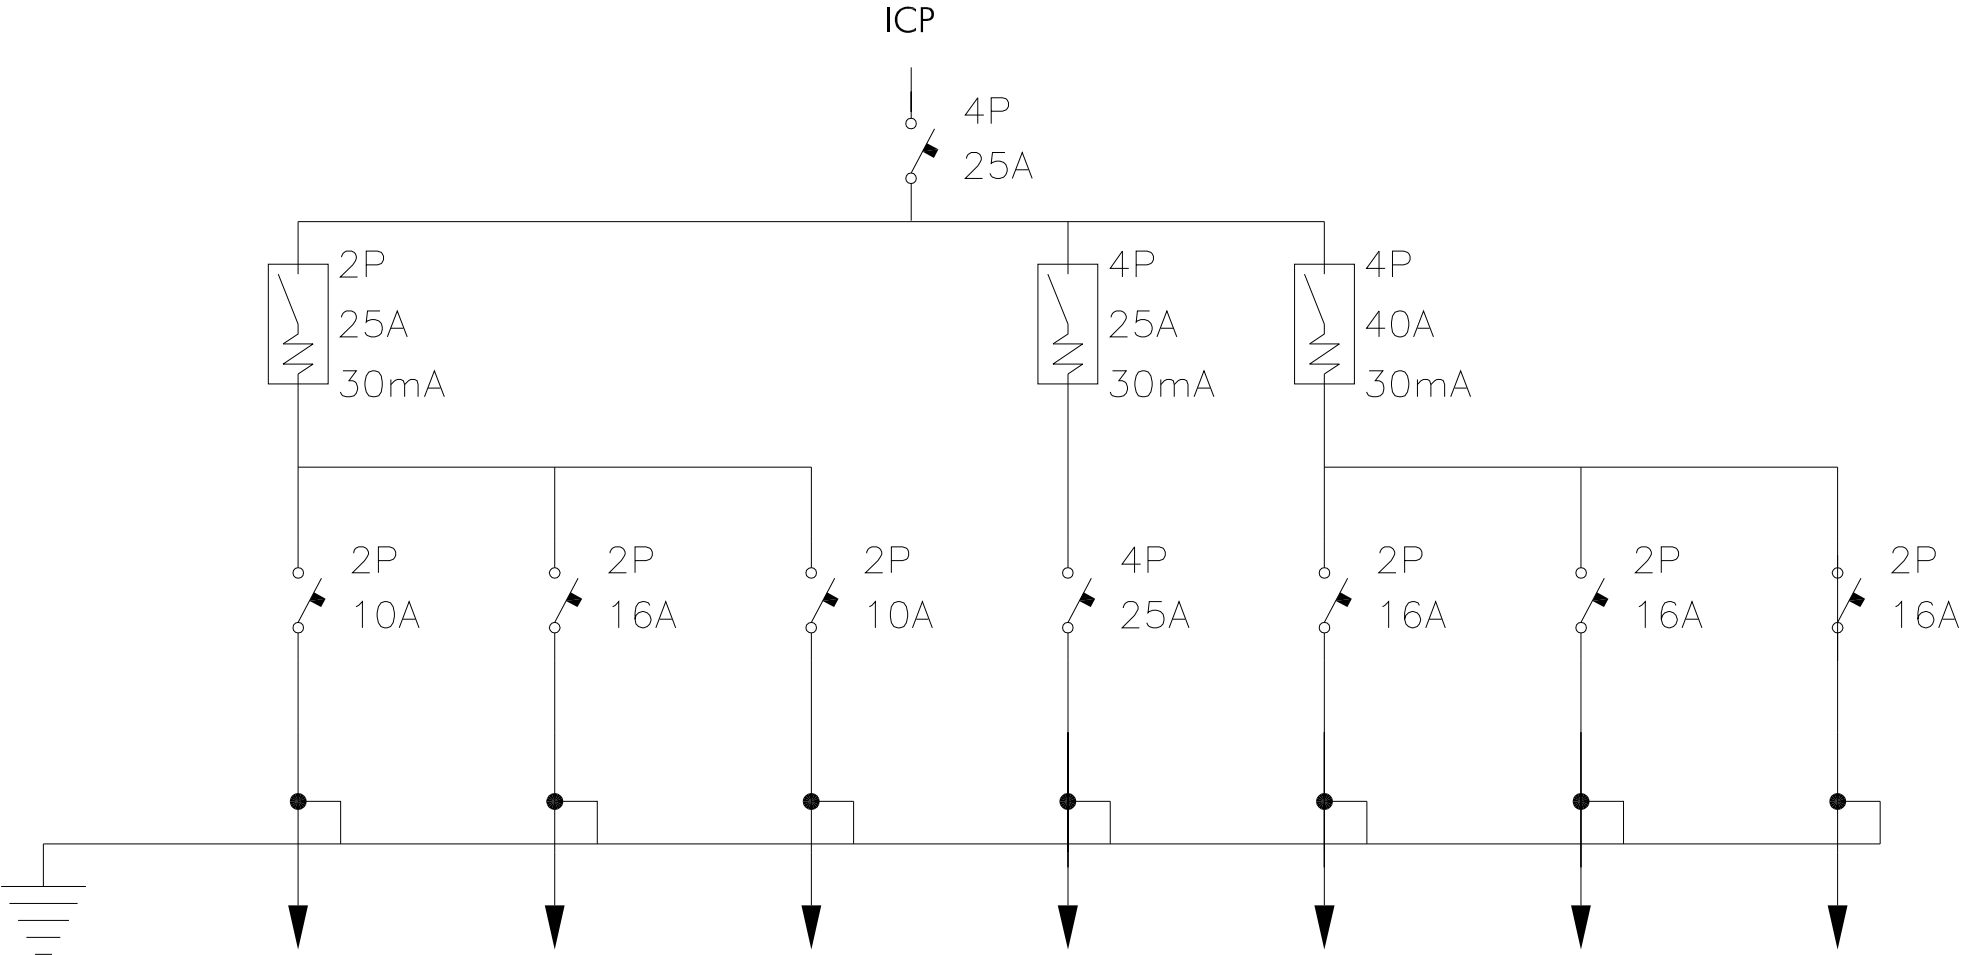

CIRCUITO Nº	AN1	AN2	EG1	RESERVA	FN1	FN2	RESERVA
POTENCIA W	-	-	-	-	-	-	-
SECCION mm²	2x1.5+T	2x2.5+T	2x1.5	4x6+T	2x2.5+T	4x4+T	2x2.5+T
FASE	R	R	R	RST	R	RST	T
UTILIZACION	ALUMBRADO COCINA+ASEOS	ALUMBRADO SALA+BARRA	EMERGENCIA	RESERVA	FUERZA 1	FUERZA 2	RESERVA

FERNANDO RIOS COLLAZO

ARQUITECTO

ESCALA

1 : 50

FECHA

MARZO DE 2.011

DELINEANTE


 EXCMO. AYUNTAMIENTO DE SANLUCAR DE BARRAMEDA

ADECUACION DE LOCAL PARA
BAR - CAFETERIA (BAR EL CANAL)

SITUACION: AVDA. DE HUELVA

PLANO DE:

ESQUEMA ELECTRICO

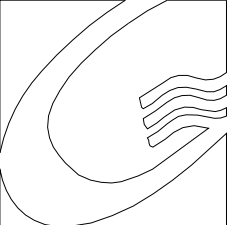 GERENCIA MUNICIPAL DE
URBANISMO

06